
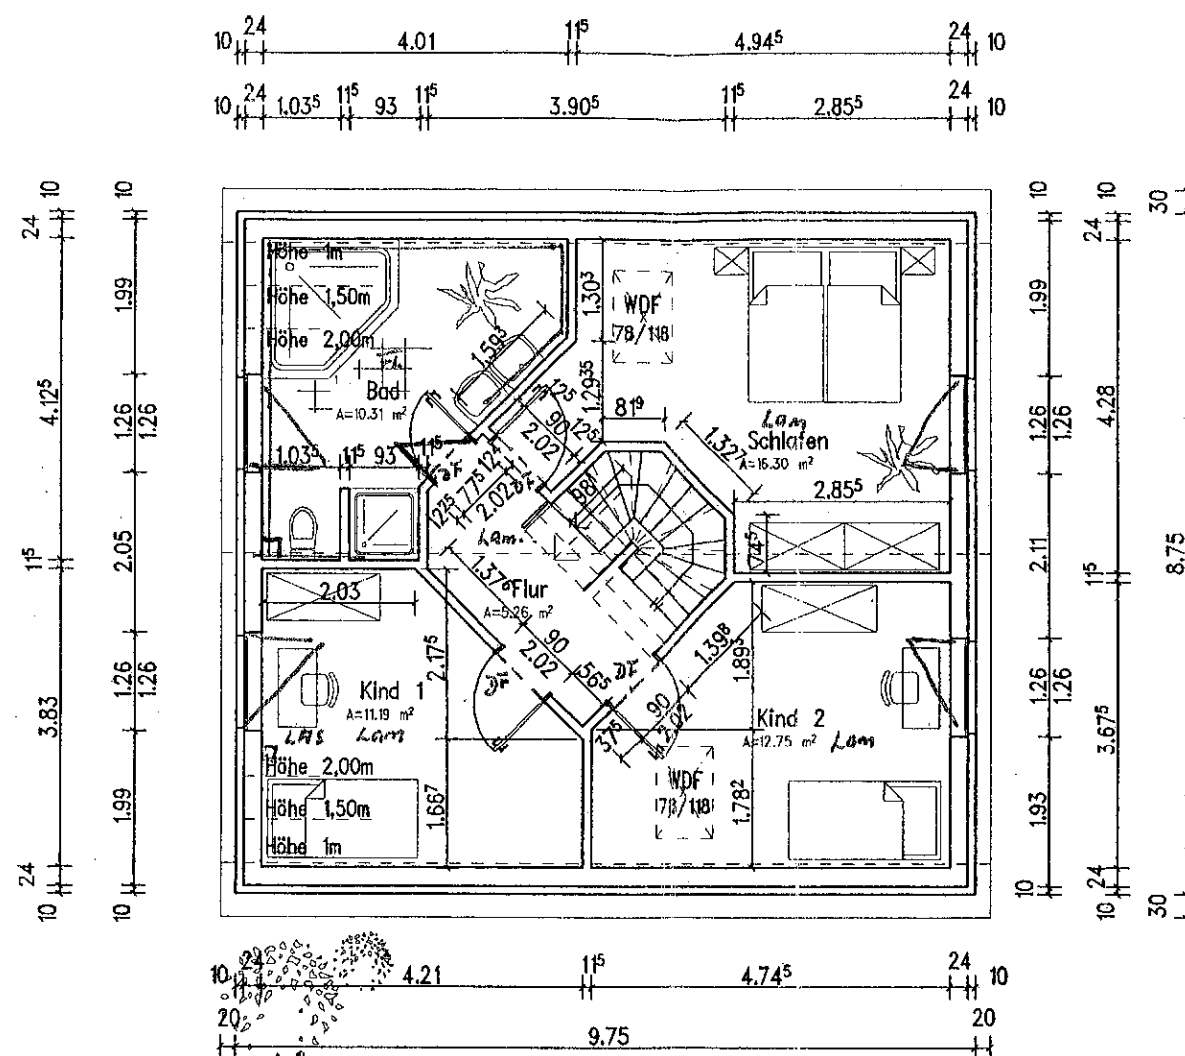



Rbh. 2,625m

Rolläden im Erdgeschoss
Heizkörper im EG
im G-WC Heizschlangen über Rücklauf der Heizkörper

		Typ:	Maßstab 1:100 Darst. Grundriss	Änderung am:	Änderung am: 08.08.10
		Dachform: SD42,1,00m Drempe	Az.: 7550/60	Änderung am:	Änderung am:
gez.: NE	Datum: 06/10				
gepr.:	Datum:	Bauort: Magdeburg			
gepr.:	Datum:	Straße: Gustav-Trombke-Straße	(' Bauherr')		Planverfasser

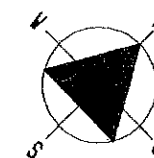

Ausschnitt Treppe / Treppenloch:

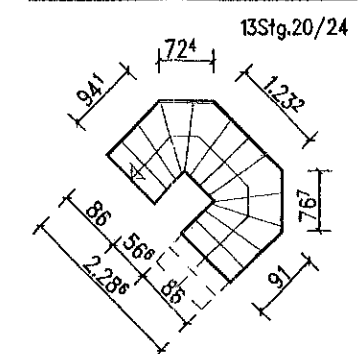

DACHGESCHOSS

Rbh 2,625m

Heizkörper im Dachgeschoss

im Bad Heizschlangen über Rücklauf der Heizkörper

		Maßstab 1:100	Änderung am:	Änderung am:
		Darst. Grundriss	Änderung am:	Änderung am:
		Dachform: SD42,1,00mDrempel	Az.: 7550/60	
gez.: NE	Datum: 06/10	Bauinteressenten:		
gepr.:	Datum:	Bauort: Magdeburg		
gepr.:	Datum:	Straße: Baugebiet		
		buunerr	Planverfasser	